



1階平面図 S=1:200

工事名	図名	図尺	図番
	1階平面図	S=1:200	
図印	製図	日付	

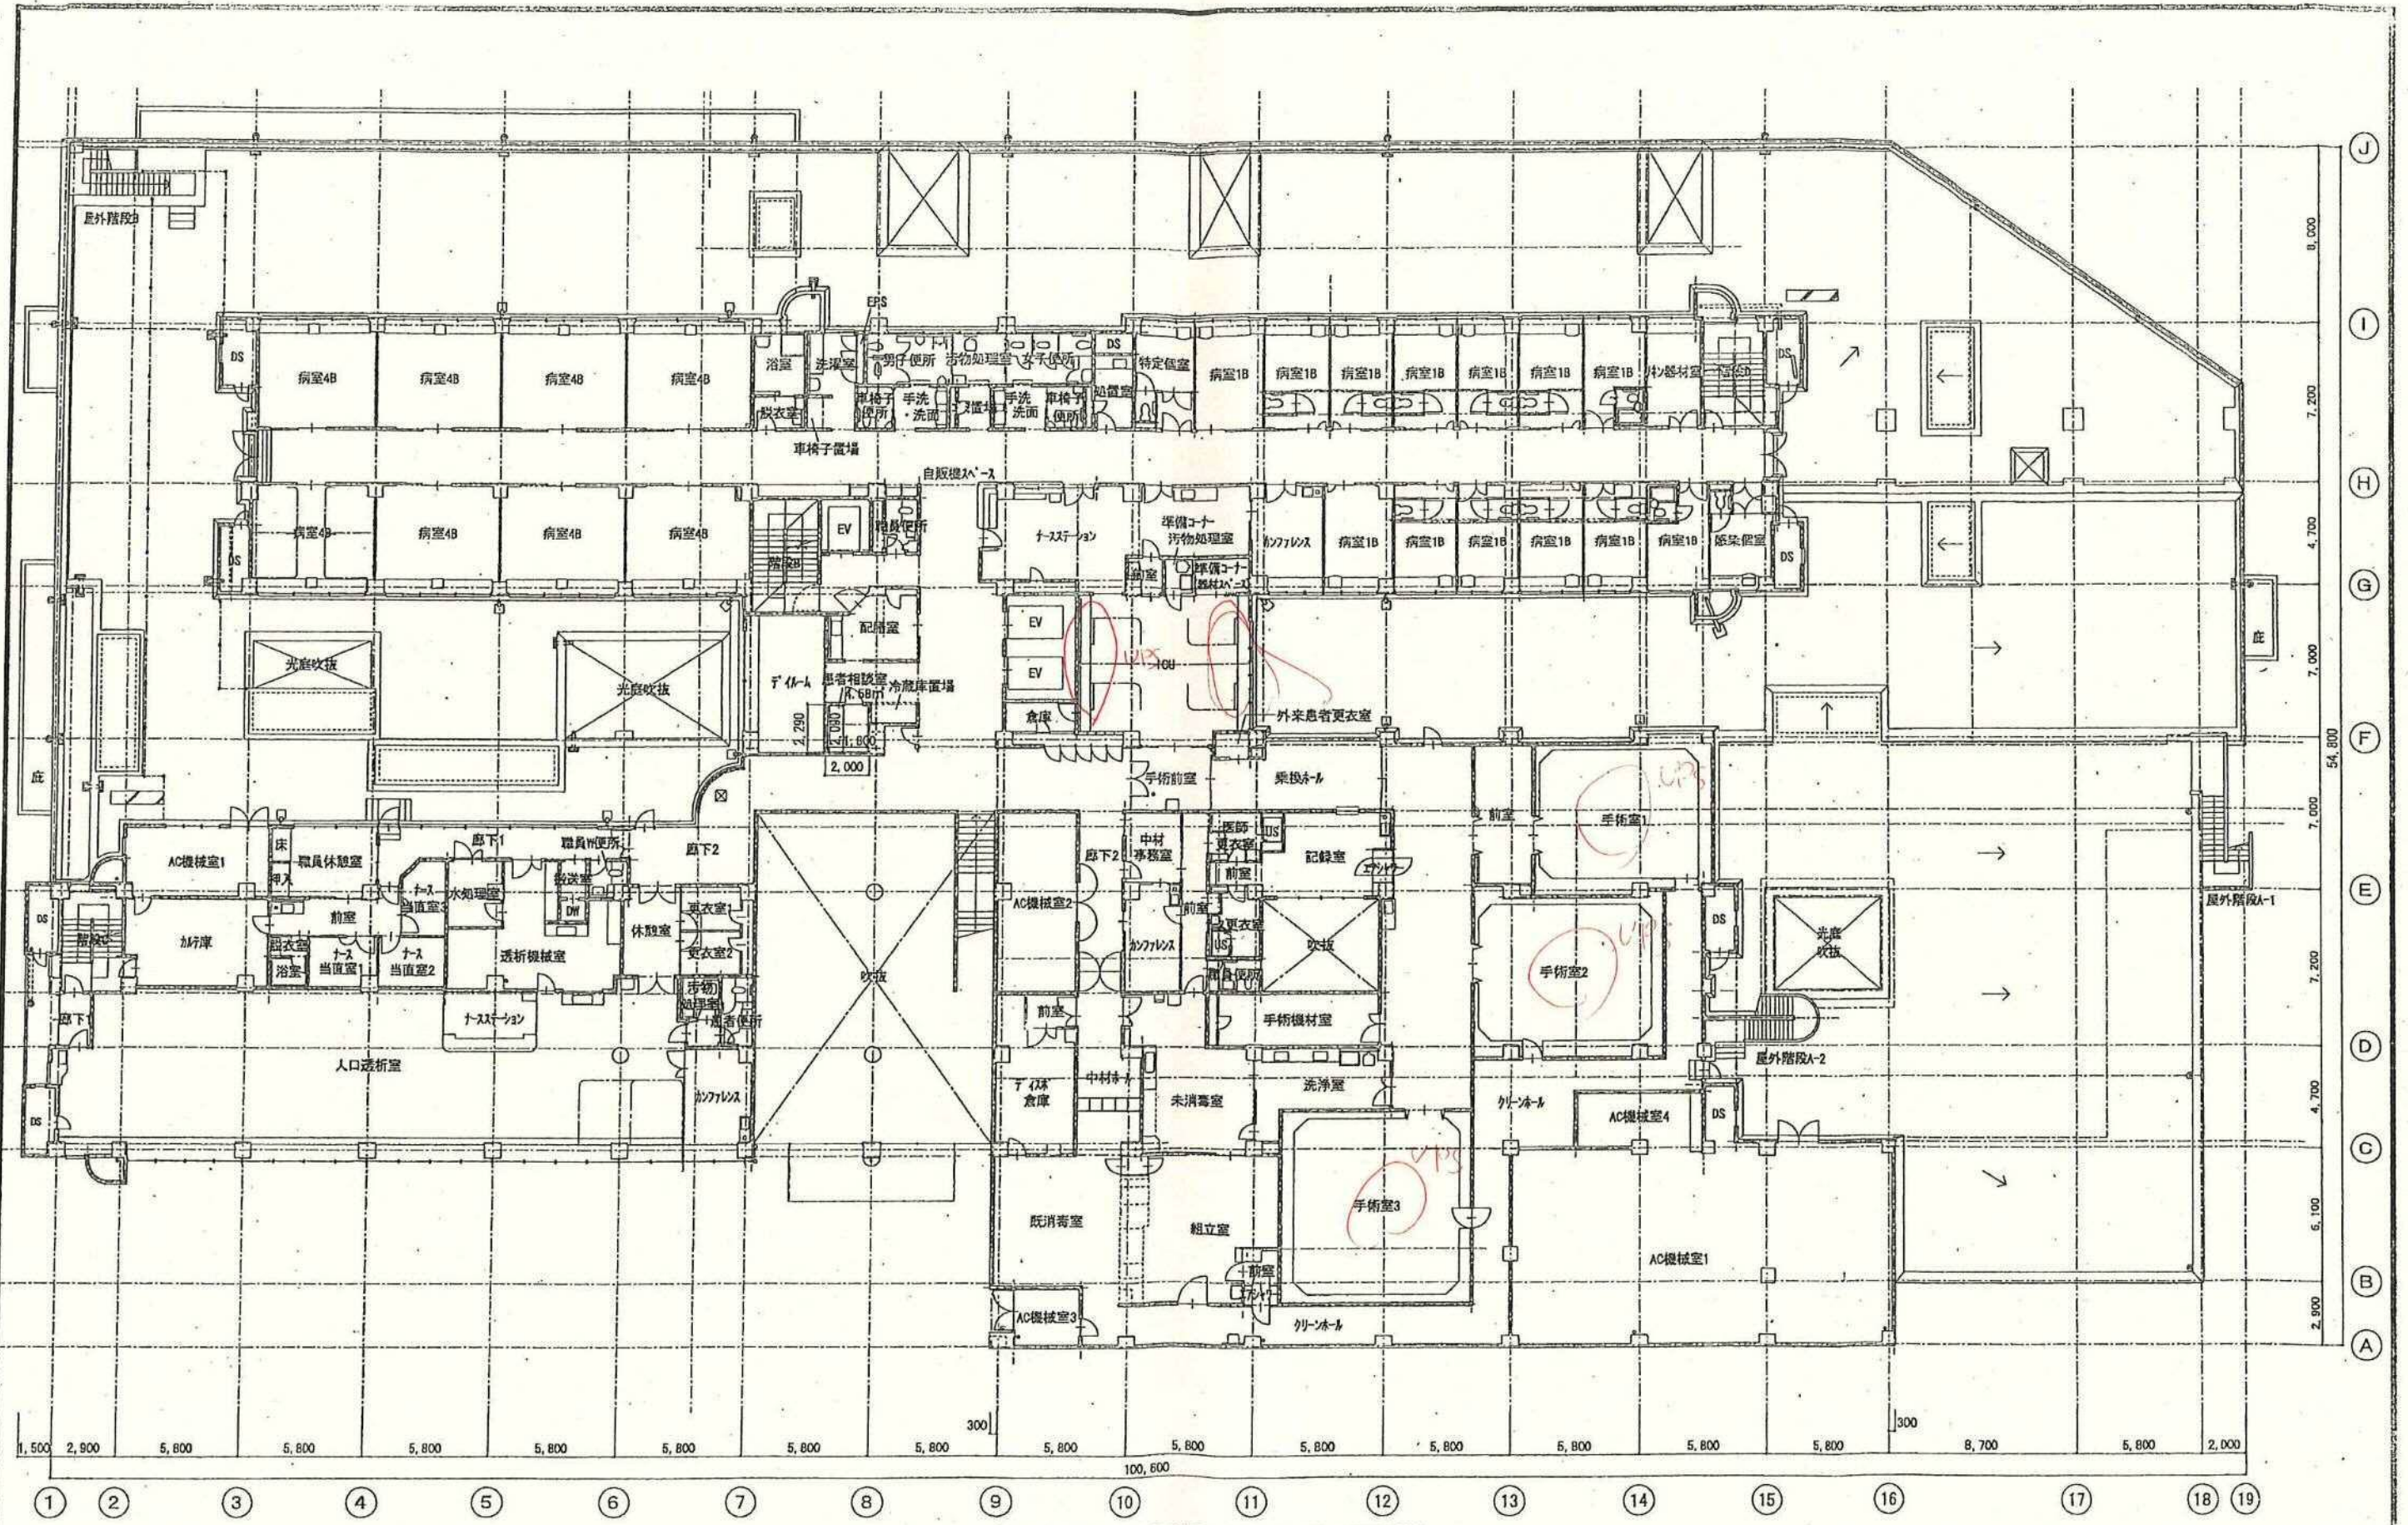


2階平面図 S=1:200

工事名	図名	縮尺	図説
	2階平面図	S=1:200	
校印	製図	日付	

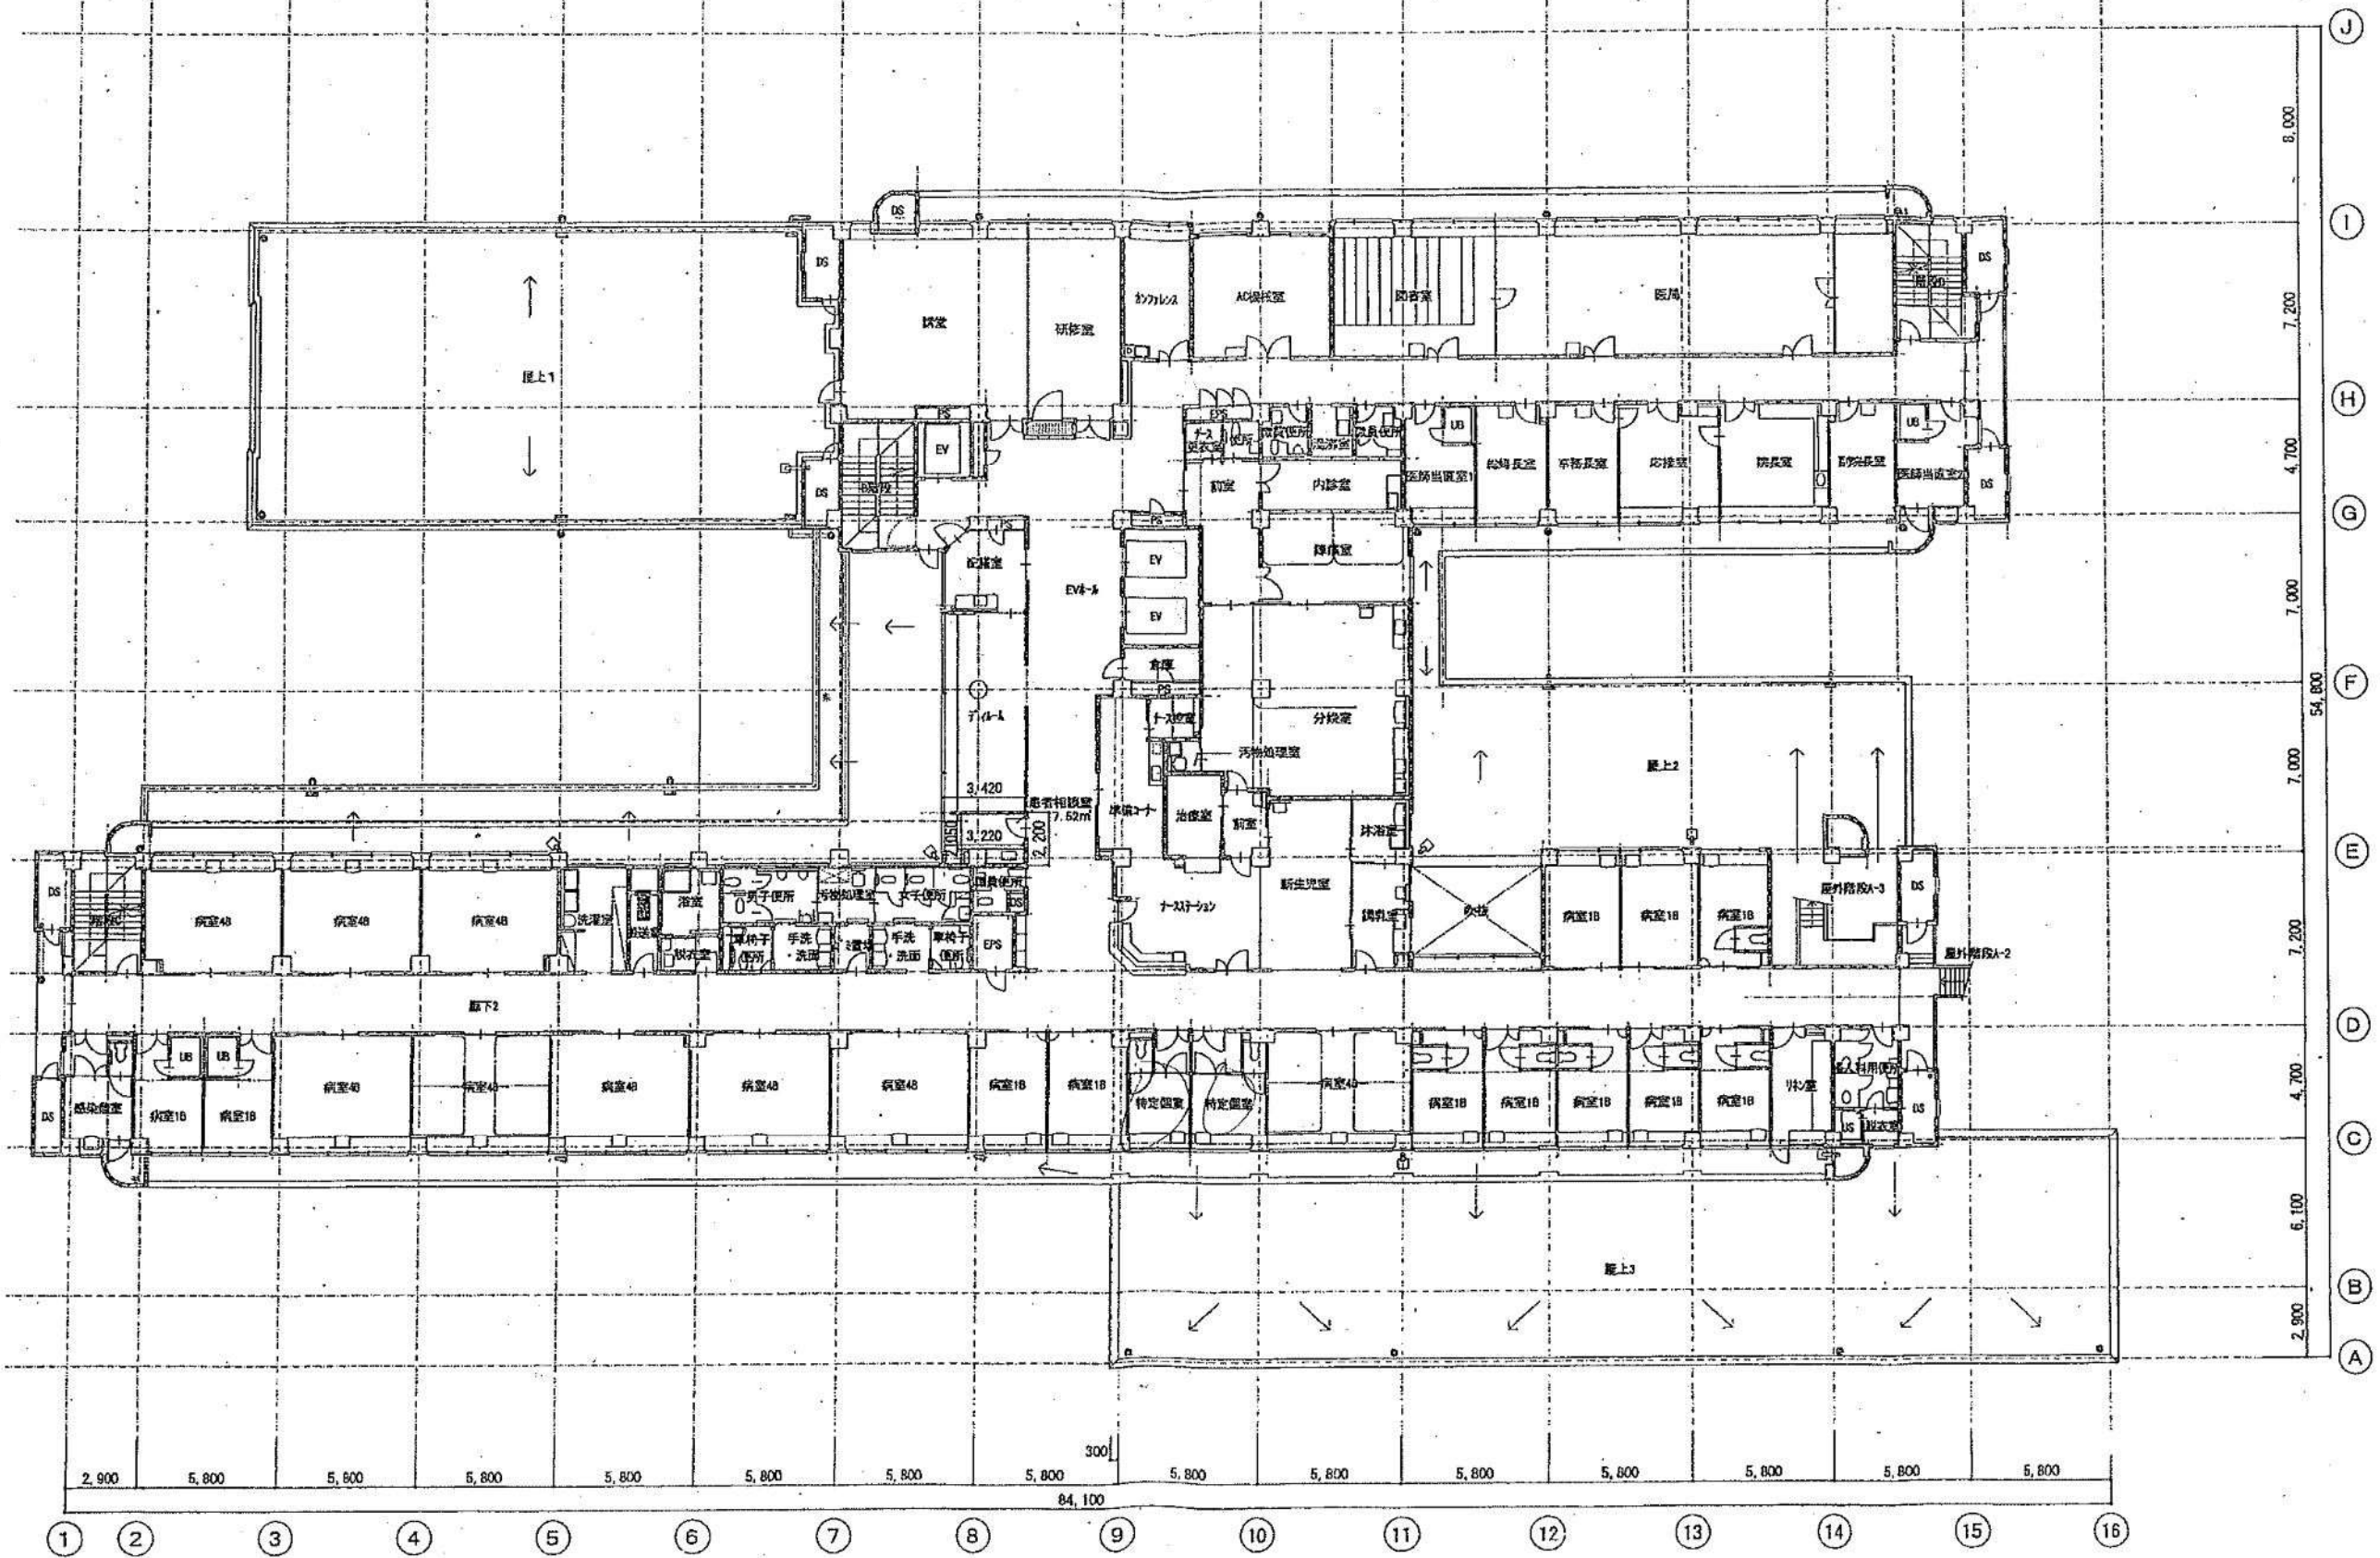


3階平面図 S=1:200

工号名		縮尺	S=1:200
図名	3階平面図	日付	
検印	製図		

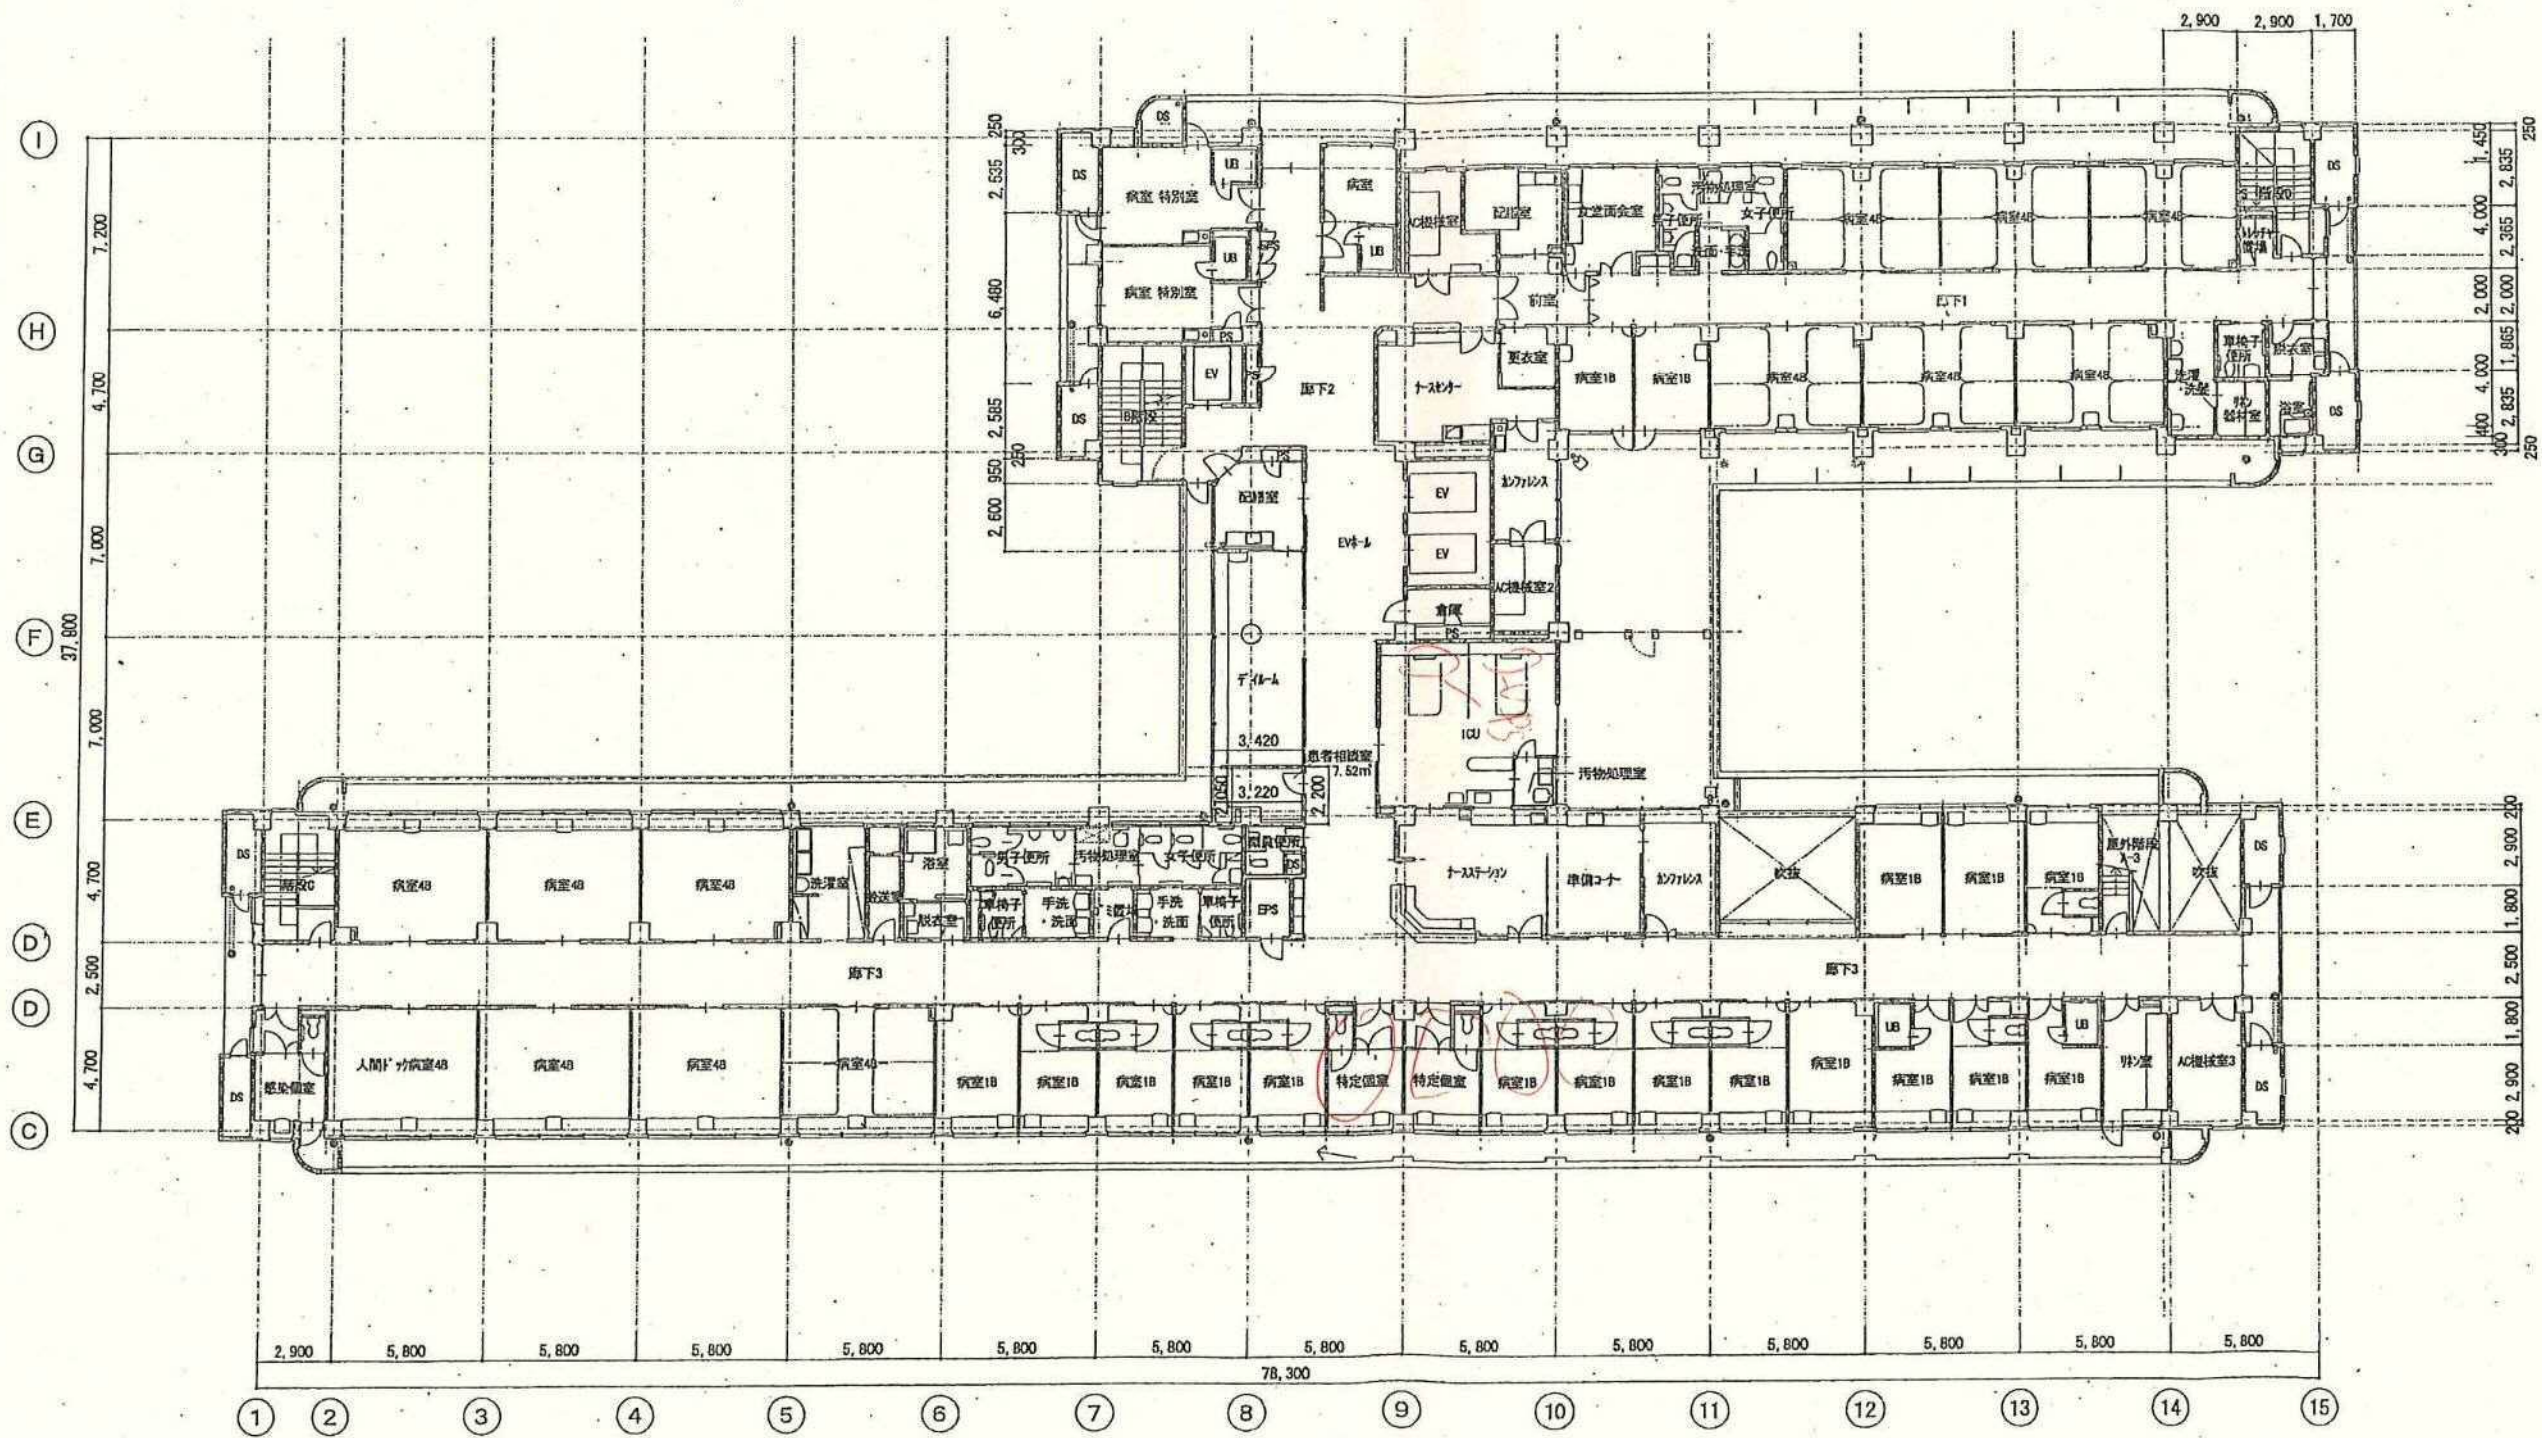

4階平面図 S=1:200


工事名	4階平面図		図尺	S=1:200
図名	4階平面図	製図	日付	
検印	製図			

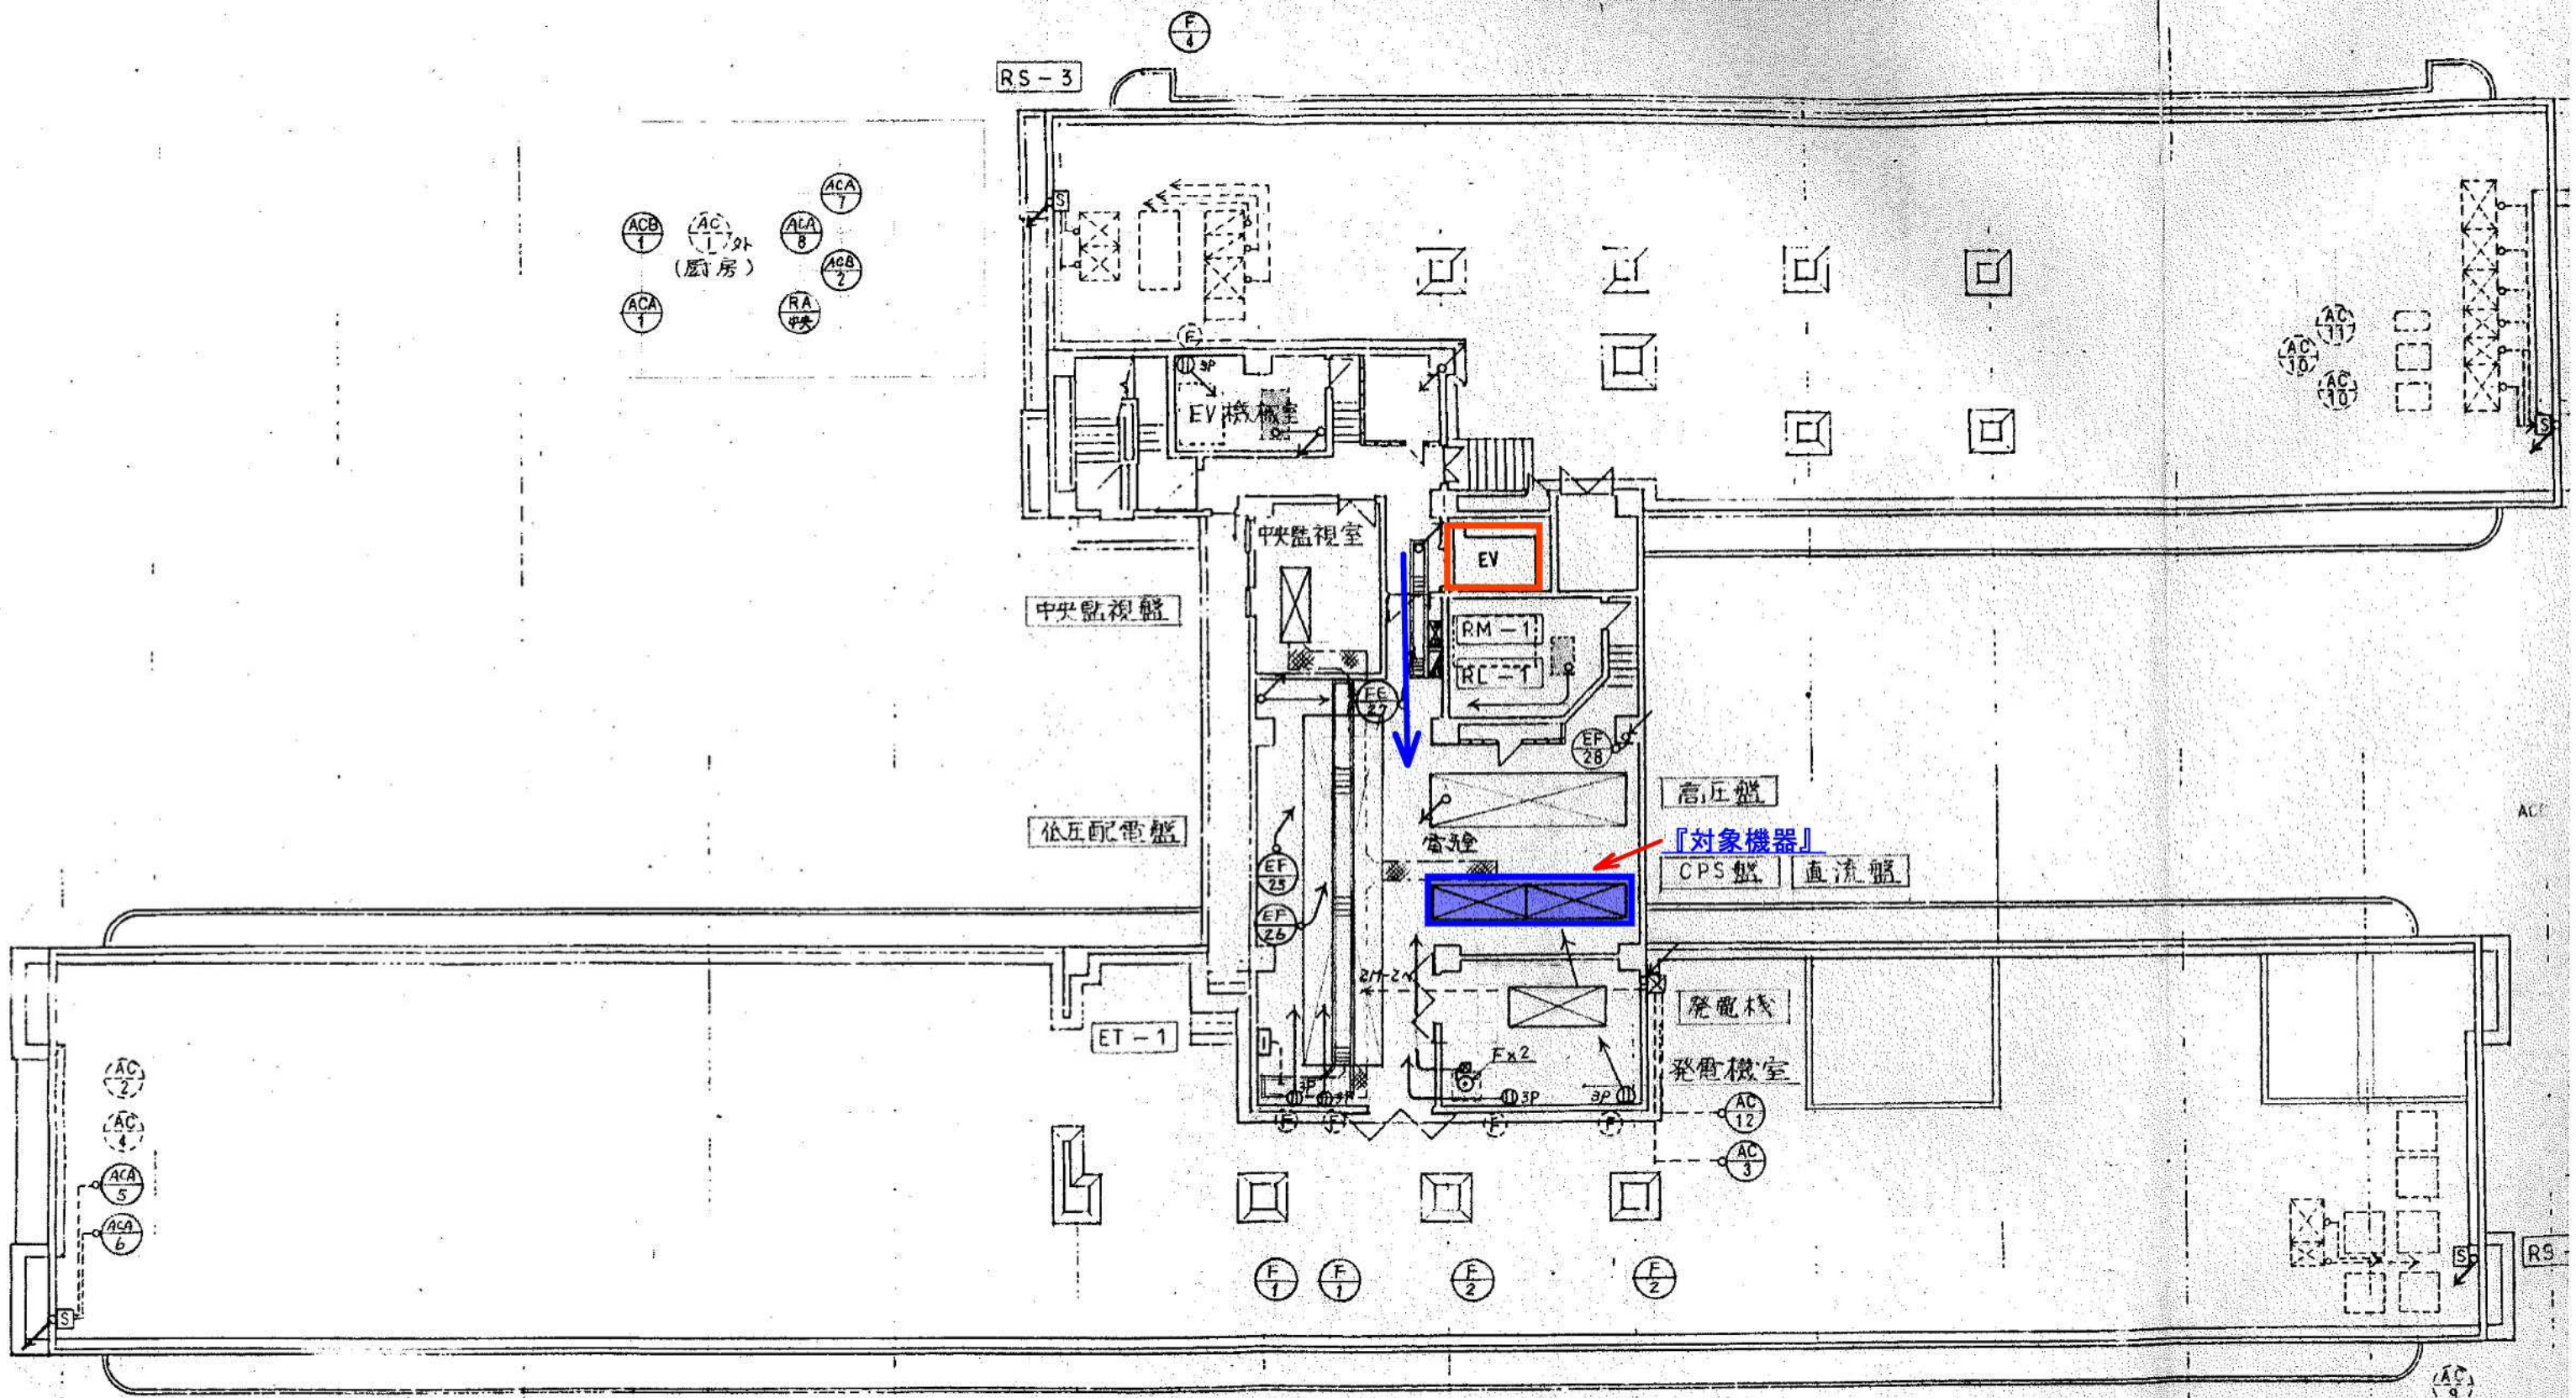

PH1 階配線図 1:200

4M-3 自動機盤

ディッシュステライザー

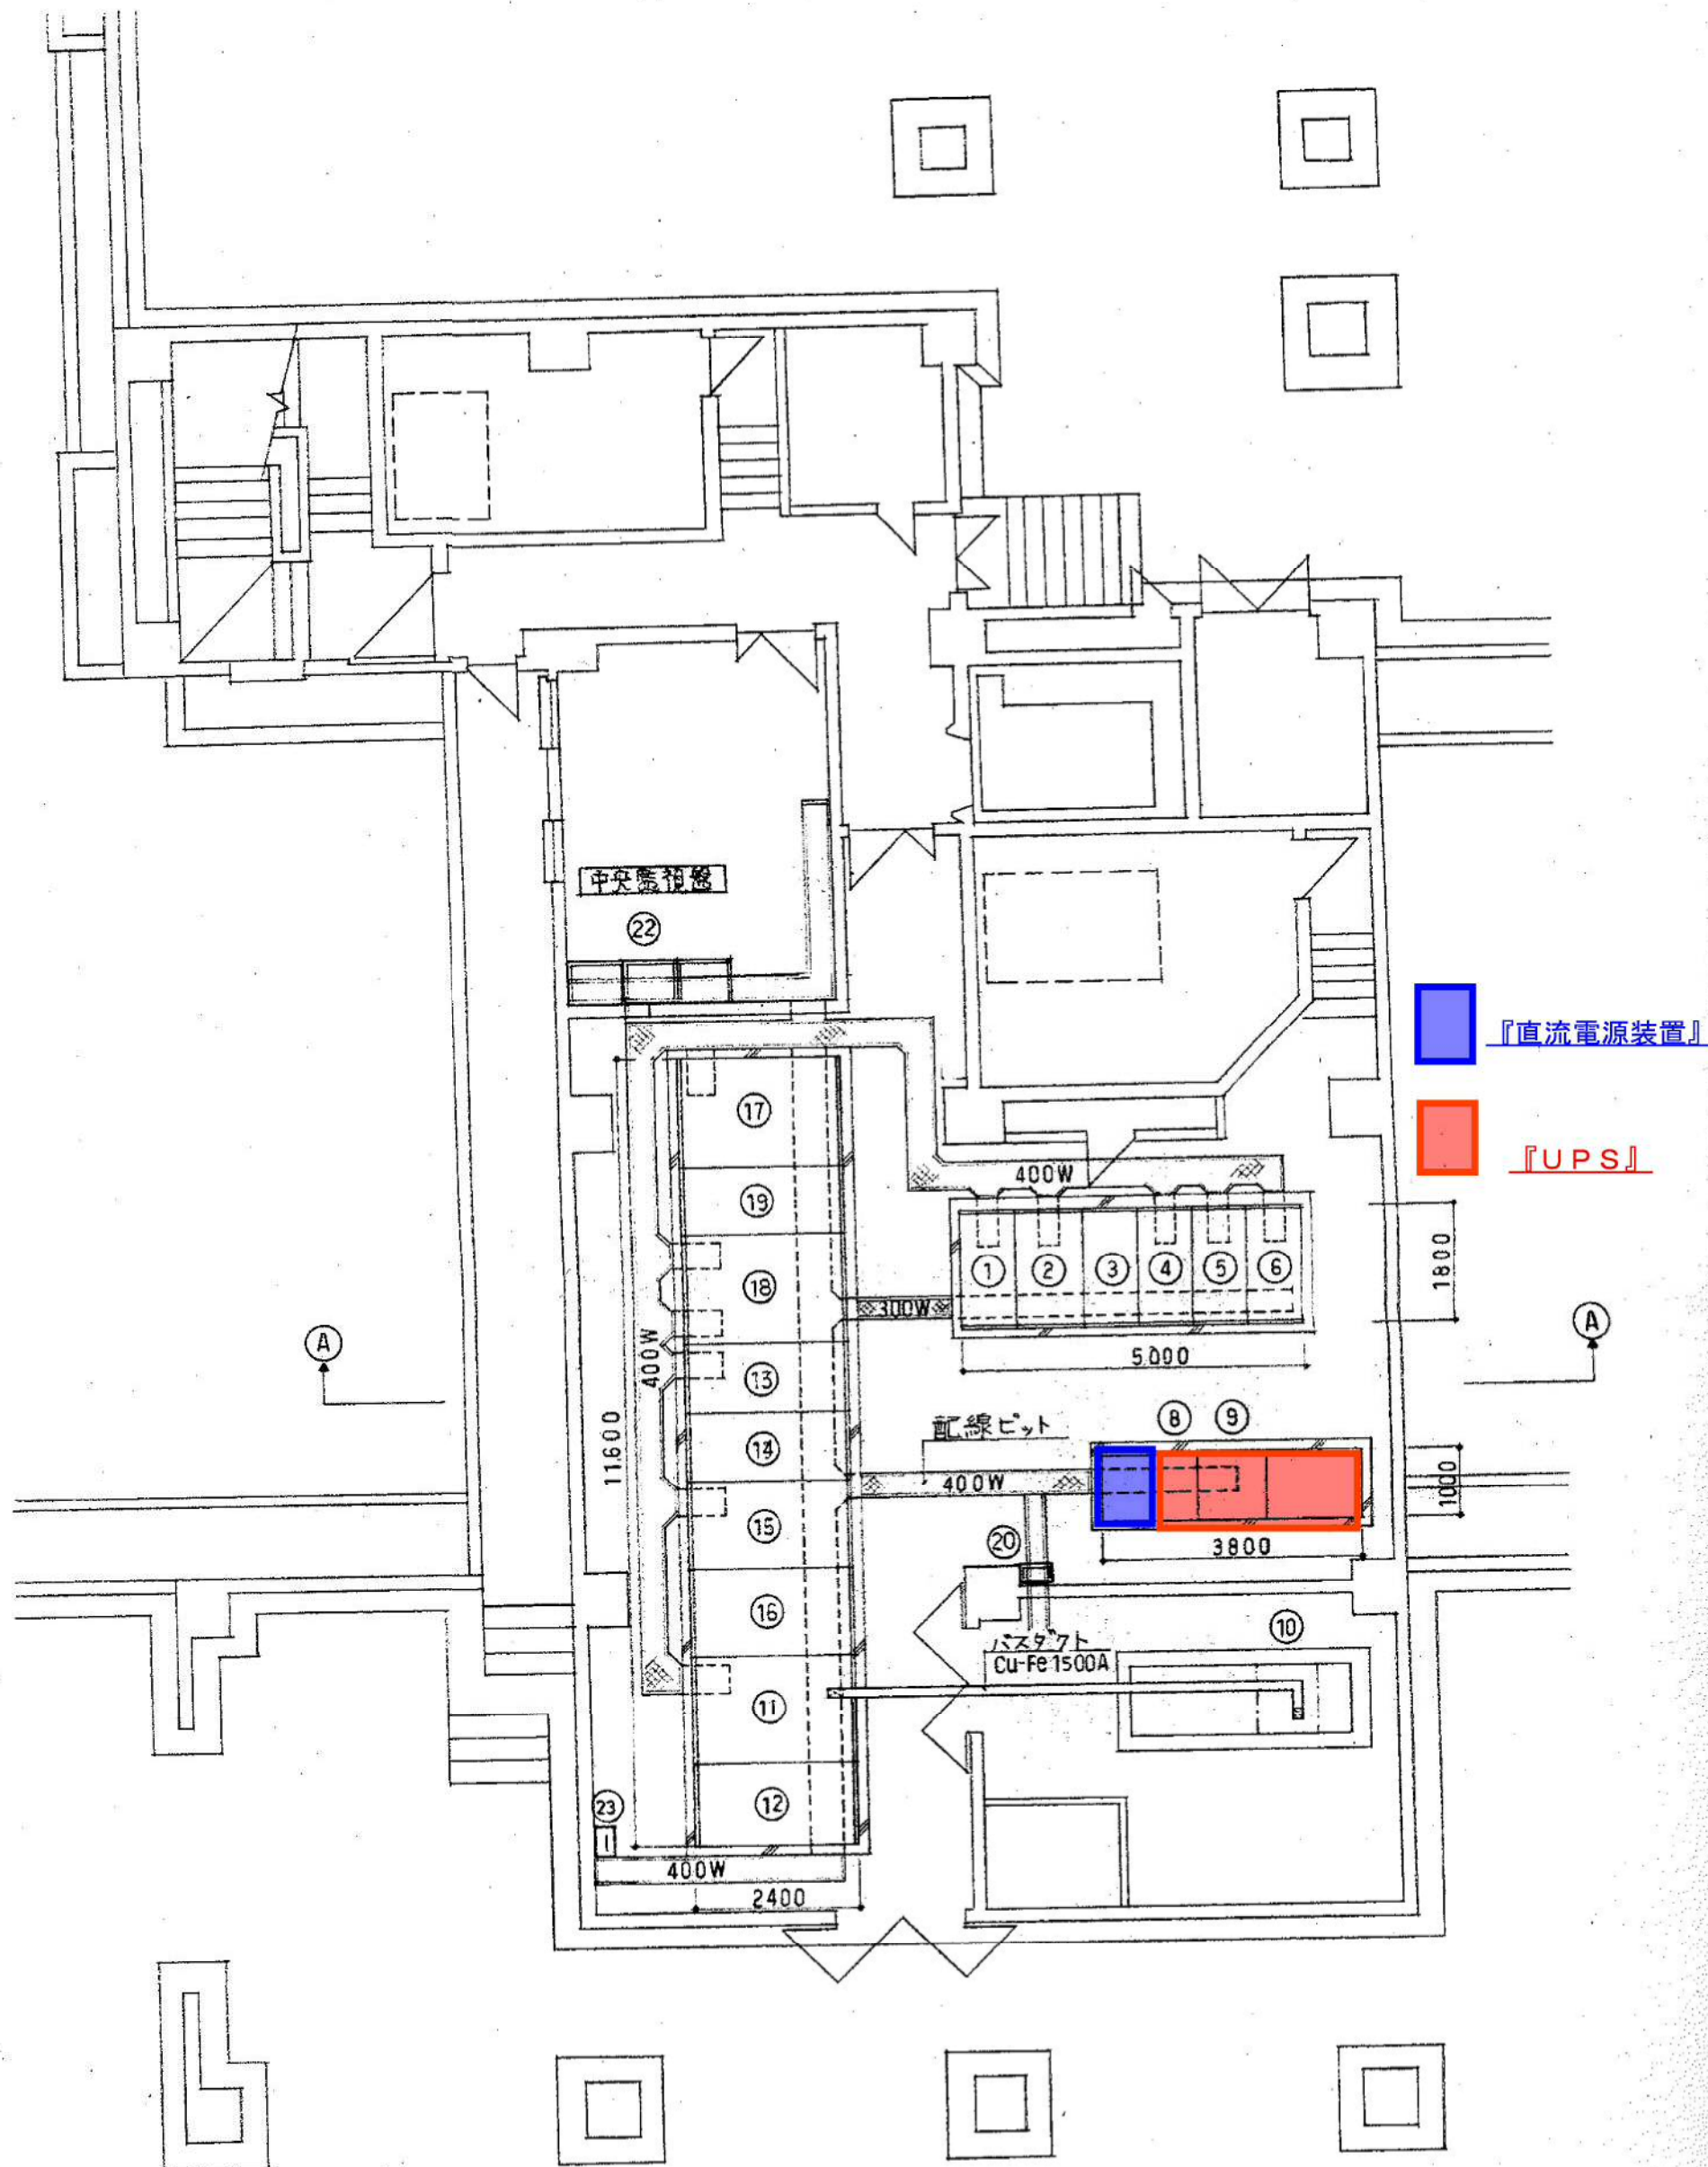

電気室平面図 S=1/100

